



QUADRO ELETTRICO GENERALE - SCHEMA UNIFILARE

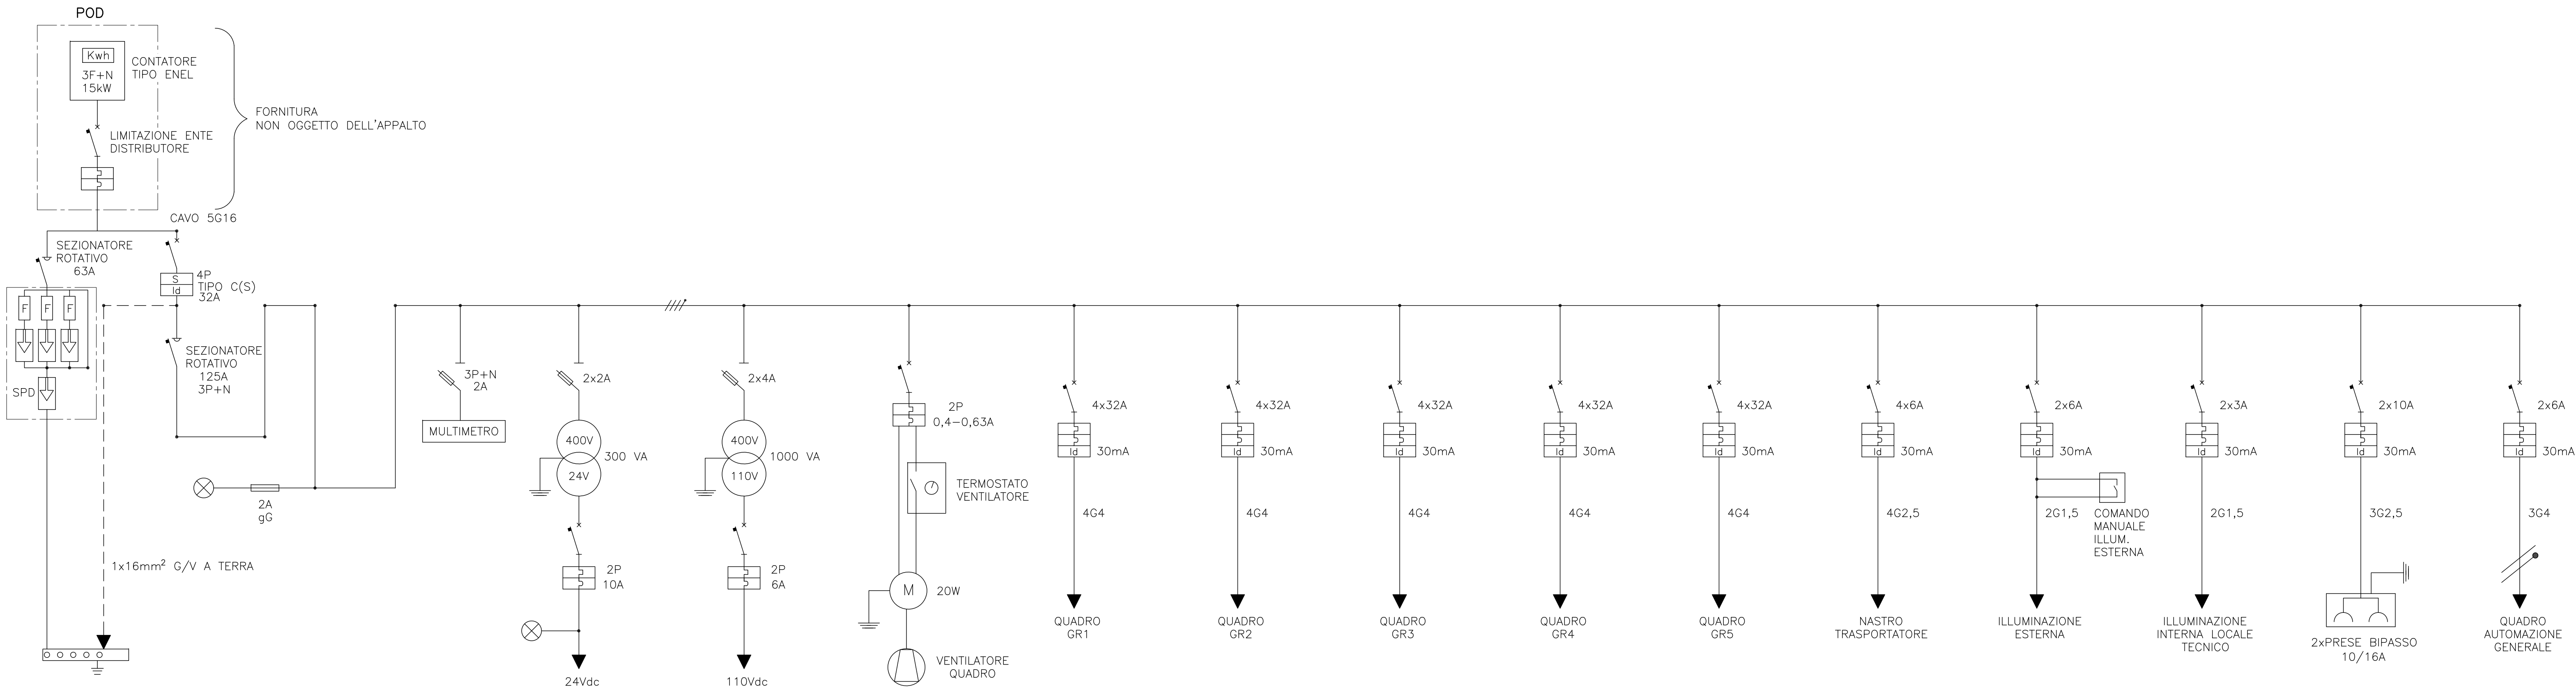

QUADRO ELETTRICO GENERALE - DETTAGLI COSTRUTTIVI

QUADRO ELETTRICO GENERALE - VISTA FRONTALE
Scala 1:20

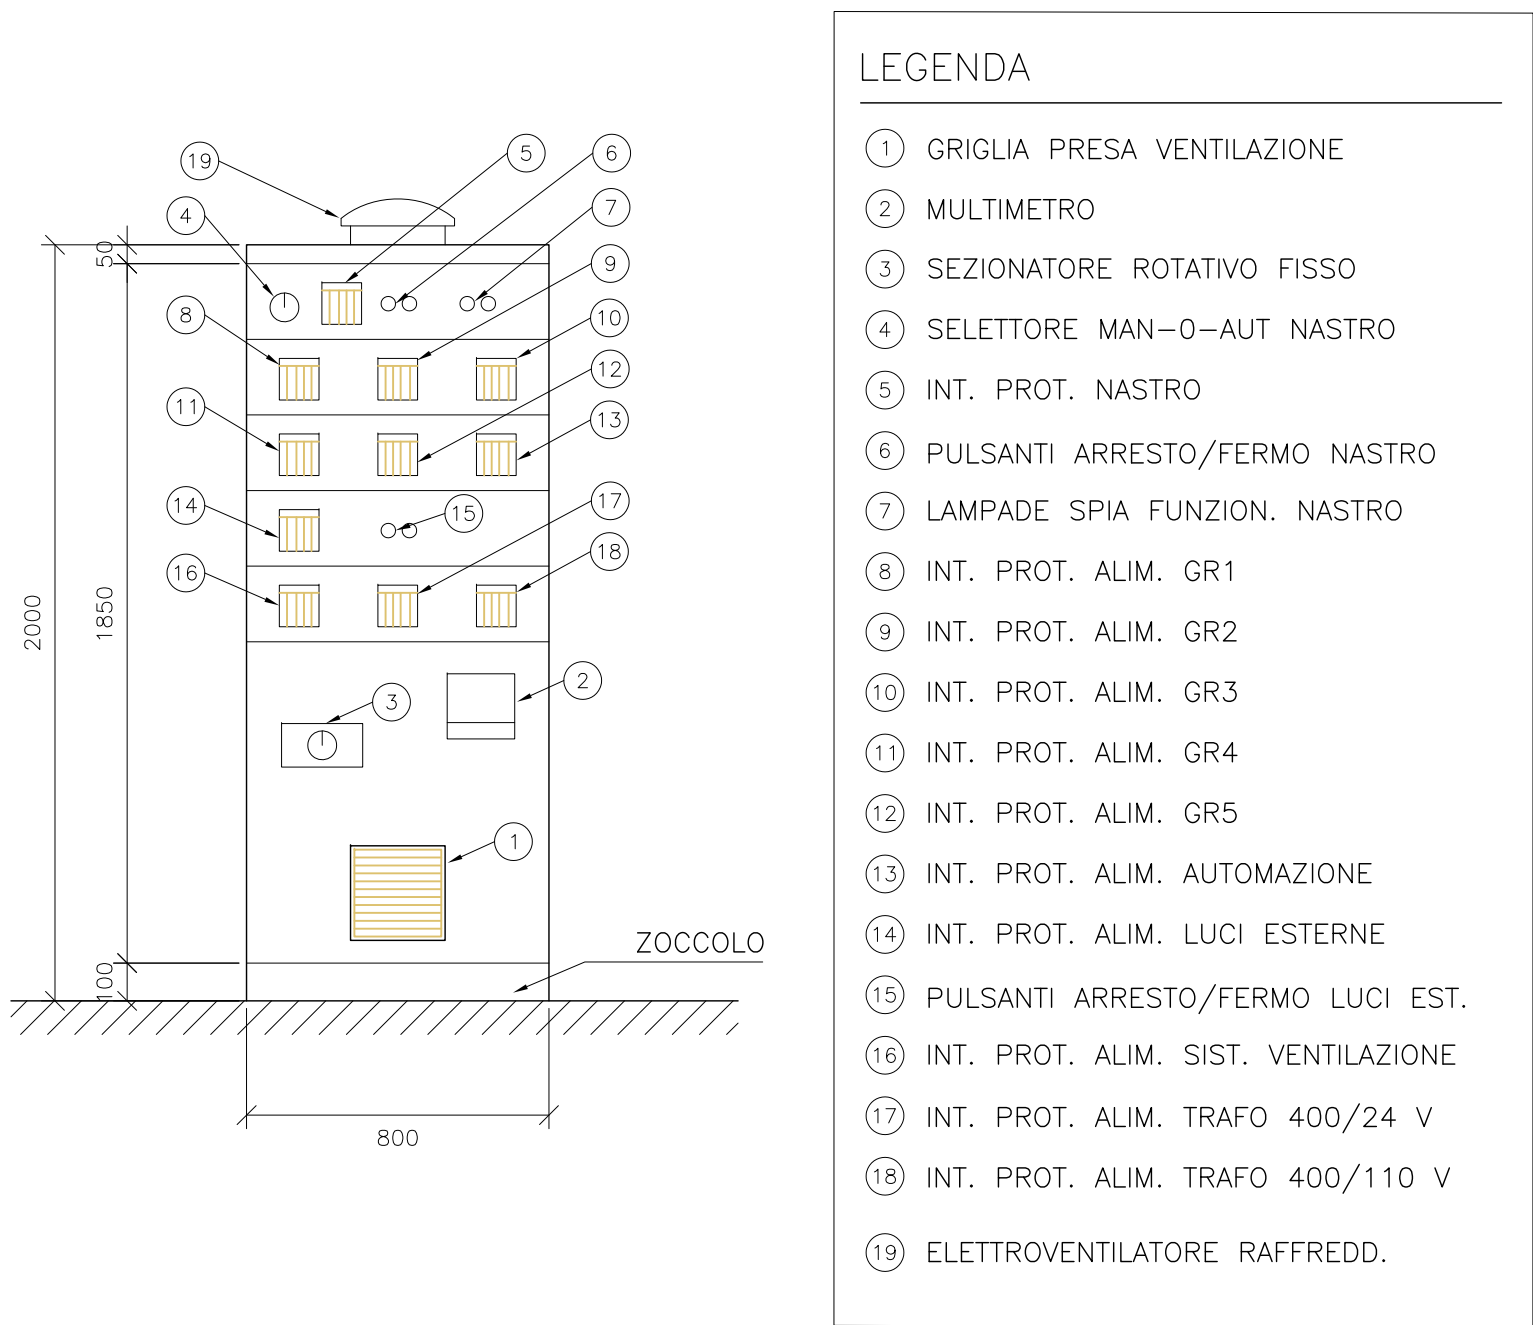

LEGENDA

- 1 GRIGLIA PRESA VENTILAZIONE
- 2 MULTIMETRO
- 3 SEZIONATORE ROTATIVO FISSO
- 4 SELETTORE MAN-O-AUT NASTRO
- 5 INT. PROT. NASTRO
- 6 PULSANTI ARRESTO/FERMO NASTRO
- 7 LAMPADE SPIA FUNZION. NASTRO
- 8 INT. PROT. ALIM. GR1
- 9 INT. PROT. ALIM. GR2
- 10 INT. PROT. ALIM. GR3
- 11 INT. PROT. ALIM. GR4
- 12 INT. PROT. ALIM. GR5
- 13 INT. PROT. ALIM. AUTOMAZIONE
- 14 INT. PROT. ALIM. LUCI ESTERNE
- 15 PULSANTI ARRESTO/FERMO LUCI EST.
- 16 INT. PROT. ALIM. SIST. VENTILAZIONE
- 17 INT. PROT. ALIM. TRAFO 400/24 V
- 18 INT. PROT. ALIM. TRAFO 400/110 V
- 19 ELETTROVENTILATORE RAFFREDD.



AGENZIA INTERREGIONALE PER IL FIUME PO – PARMA
Strada Giuseppe Garibaldi 75, I-43121 Parma

LAVORI DI REALIZZAZIONE MANUFATTO DI
GRIGLIATURA LUNGO IL CANALE SCOLMATORE DI
NORD-OVEST (C.S.N.O.) IN LOCALITÀ CISLIANO (MI)

PROGETTO ESECUTIVO

ALLEGATO
QUADRO ELETTRICO GENERALE - SCHEMA ELETTRICO
UNIFILARE E DETTAGLI COSTRUTTIVI

N.
402

C.U.P. B88B20000340002
Commissa progettista 455.03510
C.I.G. -
Codice elaborato 455.03510
File PE-04-402-D-01.dwg

SCALA:

PROGETTAZIONE



PROGETTISTA:
Ing. Roberto Keffer
Ordine degli Ingegneri di Milano n. 10669

APPROVATO

IL RESPONSABILE
DEL PROCEDIMENTO
Ing. Sabrina Canali

REDATTO		VERIFICATO	
-		-	
FEBBRAIO 2024	0.1		
OTTOBRE 2022	0.0		
DATA	REVISIONE	NOTA	
QUESTO DOCUMENTO NON POTRA' ESSERE COPIATO, RIPRODOTTO O ALTAMENTE PUBBLICATO IN TUTTO O IN PARTE SENZA IL CONSENSO SCRITTO DI AIPo (legge 22-4-41, n. 433 - art. 2575 e segg. C.C.)			