


PARTICOLARE PARATOIA PIANA

L'opera di presa è composta da 6 paratoie.  
Lo schema si riferisce ad una sola di esse.

Scala 1:25

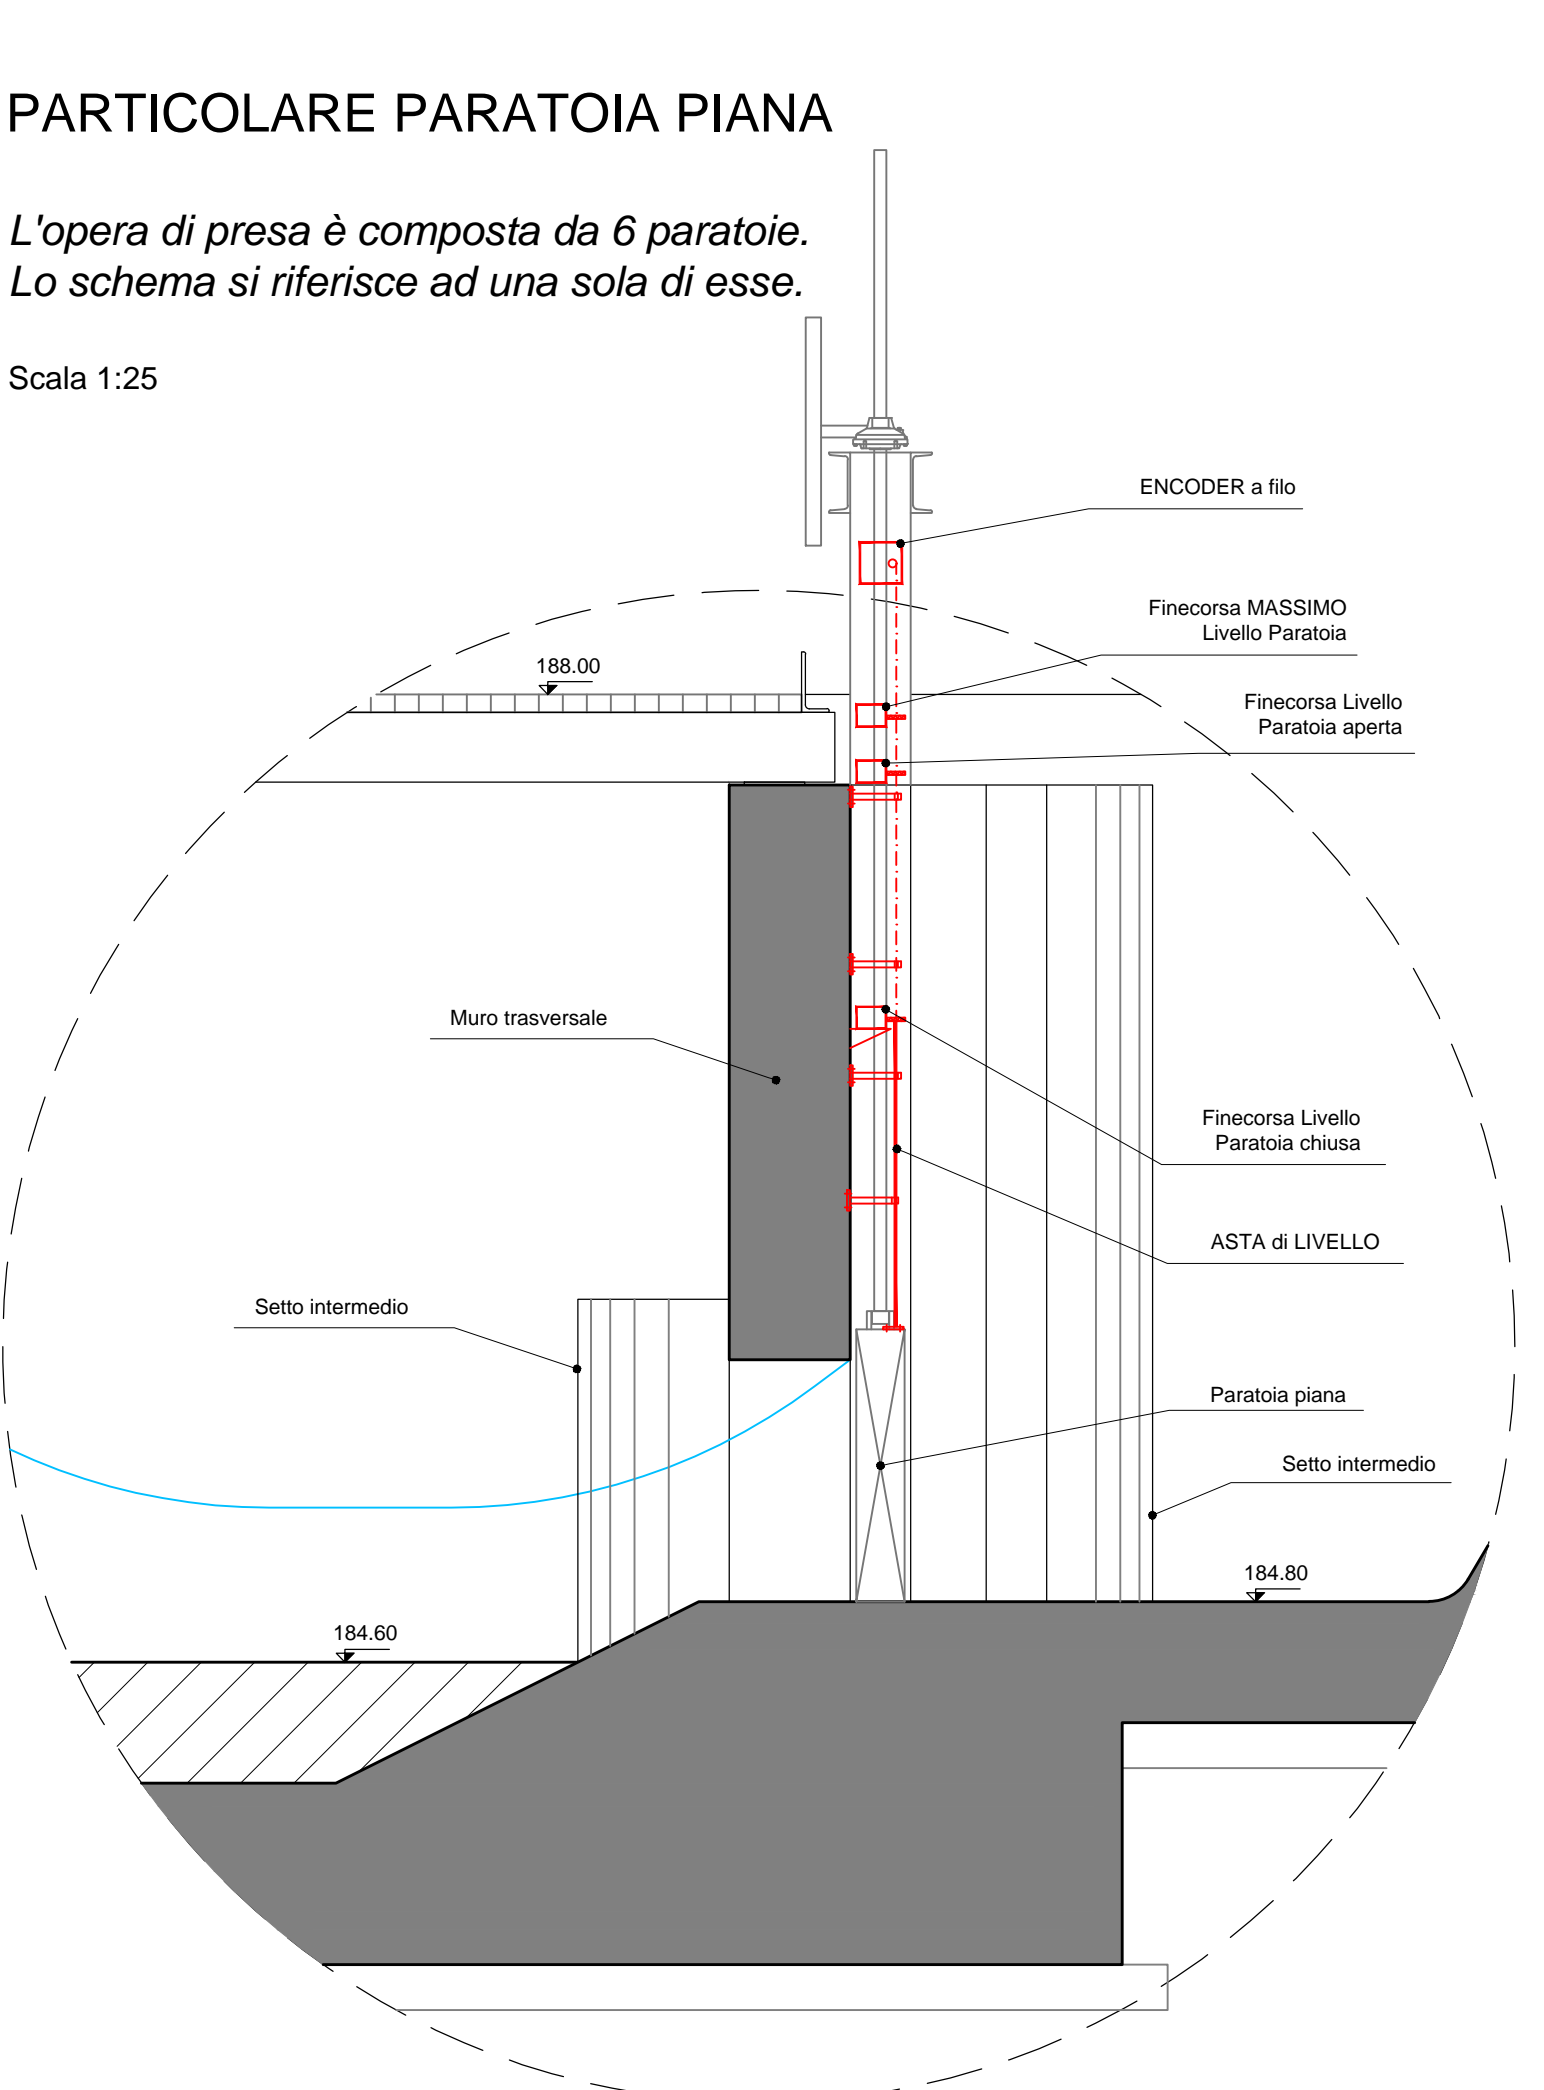

| REV. | DATA    | DESCRIZIONE                               | REDATTO   | VERIFICATO | APPROVATO    |
|------|---------|---|-----------|------------|--------------|
| 0    | 11/2013 | CONSEGNA                                  | C.Cassol  | A.Boccato  | M.Coccato    |
| 1    | 06/2014 | REVISIONE PER RICHIESTE PLUS              | C.Cassol  | A.Boccato  | M.Coccato    |
| 2    | 12/2020 | AGGIORNAMENTO PROGETTO ESECUTIVO          | J.E.Lucca | J.E.Lucca  | M.Coccato    |
| 3    | 01/2021 | VERIFICA AGGIORNAMENTO PROGETTO ESECUTIVO | J.E.Lucca | J.E.Lucca  | S.Fattorelli |



OPERE DI LAMINAZIONE DELLE PIENE DEL  
FIUME OLONA DA REALIZZARE NEI COMUNI  
DI CANEGRATE (MI), LEGNANO (MI),  
PARABIAGO (MI), E S. VITTORE OLONA (MI)

AGGIORNAMENTO  
PROGETTO ESECUTIVO

RESPONSABILE DEL PROCEDIMENTO: DOTT. ING. MARCO LA VEGLIA

PROGETTAZIONE: **A.T.I. TECHNITAL S.p.A. – mandataria**  
BETA STUDIO S.r.l.

AGGIORNAMENTO: **BETA STUDIO S.r.l.**

Capo Progetto e Responsabile integrazione Prestazioni Specialistiche: DOTT. ING. SERGIO FATTORELLI

|                                     |  |                            |
|-------------------------------------|--|----------------------------|
| ELABORAZIONE:<br>BETA Studio S.r.l. | TITOLO ELABORATO:<br>IMPIANTO ELETTRICO<br>PIANTA E PARTICOLARE PARATOIE<br>OPERA DI DERIVAZIONE |                            |
| SCALA:<br>1:100/25                  | REV.<br>3  | N° ELABORATO:<br>PEPOIMP02 |
| NOME FILE:<br>PEPOIMP.dwg           | DATA:<br>GENNAIO 2021  |                            |