


PARTICOLARE PARATOIA PIANA

L'opera di restituzione è composta da 2 paratoie affiancate.
Lo schema si riferisce ad una sola di esse.

Scala 1:50

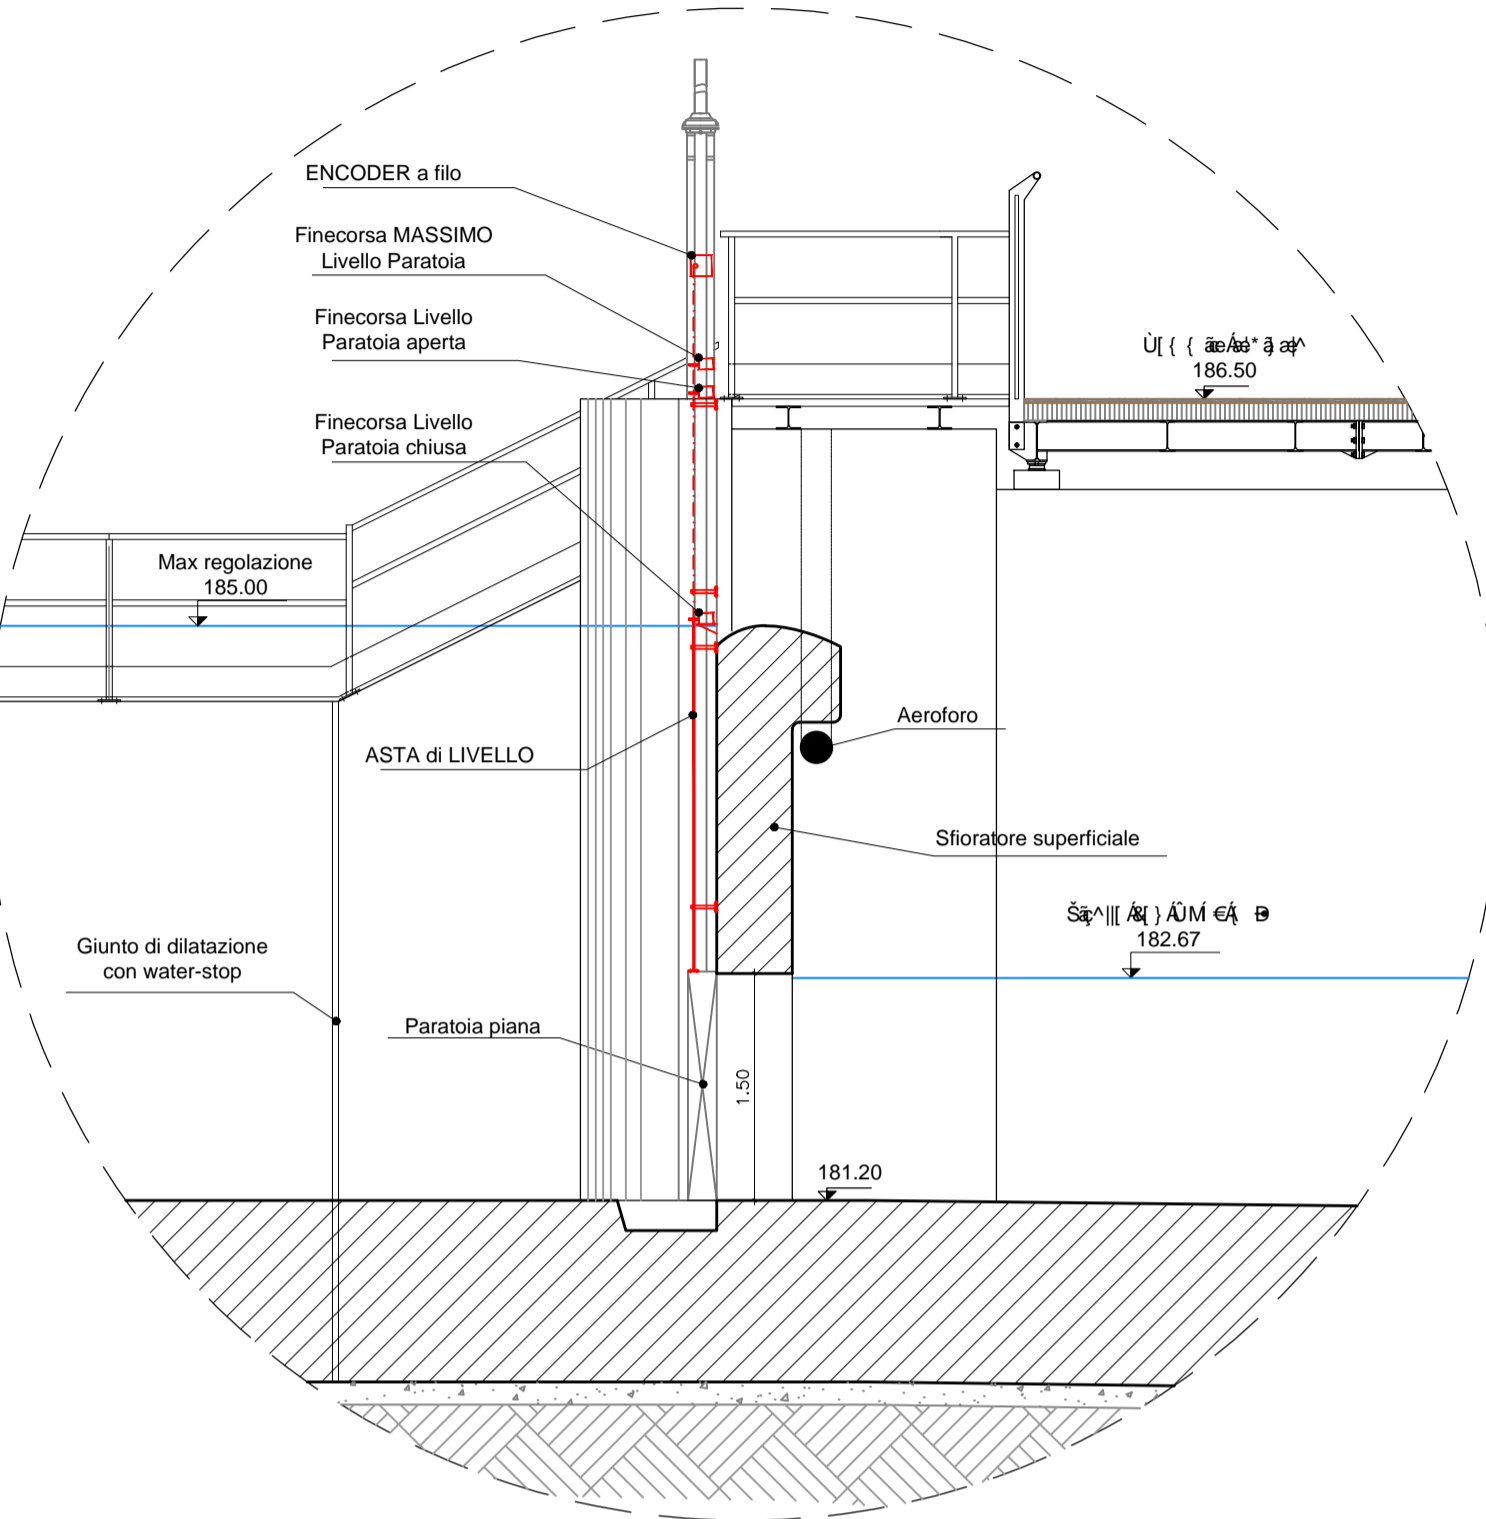

| REV. | DATA | DESCRIZIONE | REDATTO | VERIFICATO | APPROVATO |
|------|---------|---|-----------|------------|--------------|
| 0 | 11/2013 | CONSEGNA | C.Cassol | A.Boccato | M.Coccato |
| 1 | 06/2014 | REVISIONE PER RICHIESTE PLUS | C.Cassol | A.Boccato | M.Coccato |
| 2 | 12/2020 | AGGIORNAMENTO PROGETTO ESECUTIVO | J.E.Lucca | J.E.Lucca | M.Coccato |
| 3 | 01/2021 | VERIFICA AGGIORNAMENTO PROGETTO ESECUTIVO | J.E.Lucca | J.E.Lucca | S.Fattorelli |



OPERE DI LAMINAZIONE DELLE PIENE DEL
FIUME OLONA DA REALIZZARE NEI COMUNI
DI CANEGRATE (MI), LEGNANO (MI),
PARABIAGO (MI), E S. VITTORE OLONA (MI)

AGGIORNAMENTO
PROGETTO ESECUTIVO

RESPONSABILE DEL PROCEDIMENTO: DOTT. ING. MARCO LA VEGLIA

PROGETTAZIONE: **A.T.I. TECHNITAL S.p.A. – mandataria**
BETA STUDIO S.r.l.

AGGIORNAMENTO: **BETA STUDIO S.r.l.**
Capo Progetto e Responsabile integrazione Prestazioni Specialistiche: DOTT. ING. SERGIO FATTORELLI

| | | | |
|-------------------------------------|-----------------------|---|--|
| ELABORAZIONE: BETA Studio S.r.l. | | TITOLO ELABORATO: IMPIANTO ELETTRICO PIANTA E PARTICOLARE PARATOIE OPERA DI RESTITUZIONE | |
| SCALA: 1:100/50 | REV. 3 | N° ELABORATO: PEPOIMP04 | |
| NOME FILE: PEPOIMP.dwg | DATA: GENNAIO 2021 | | |